


SITUACE
M 1:500

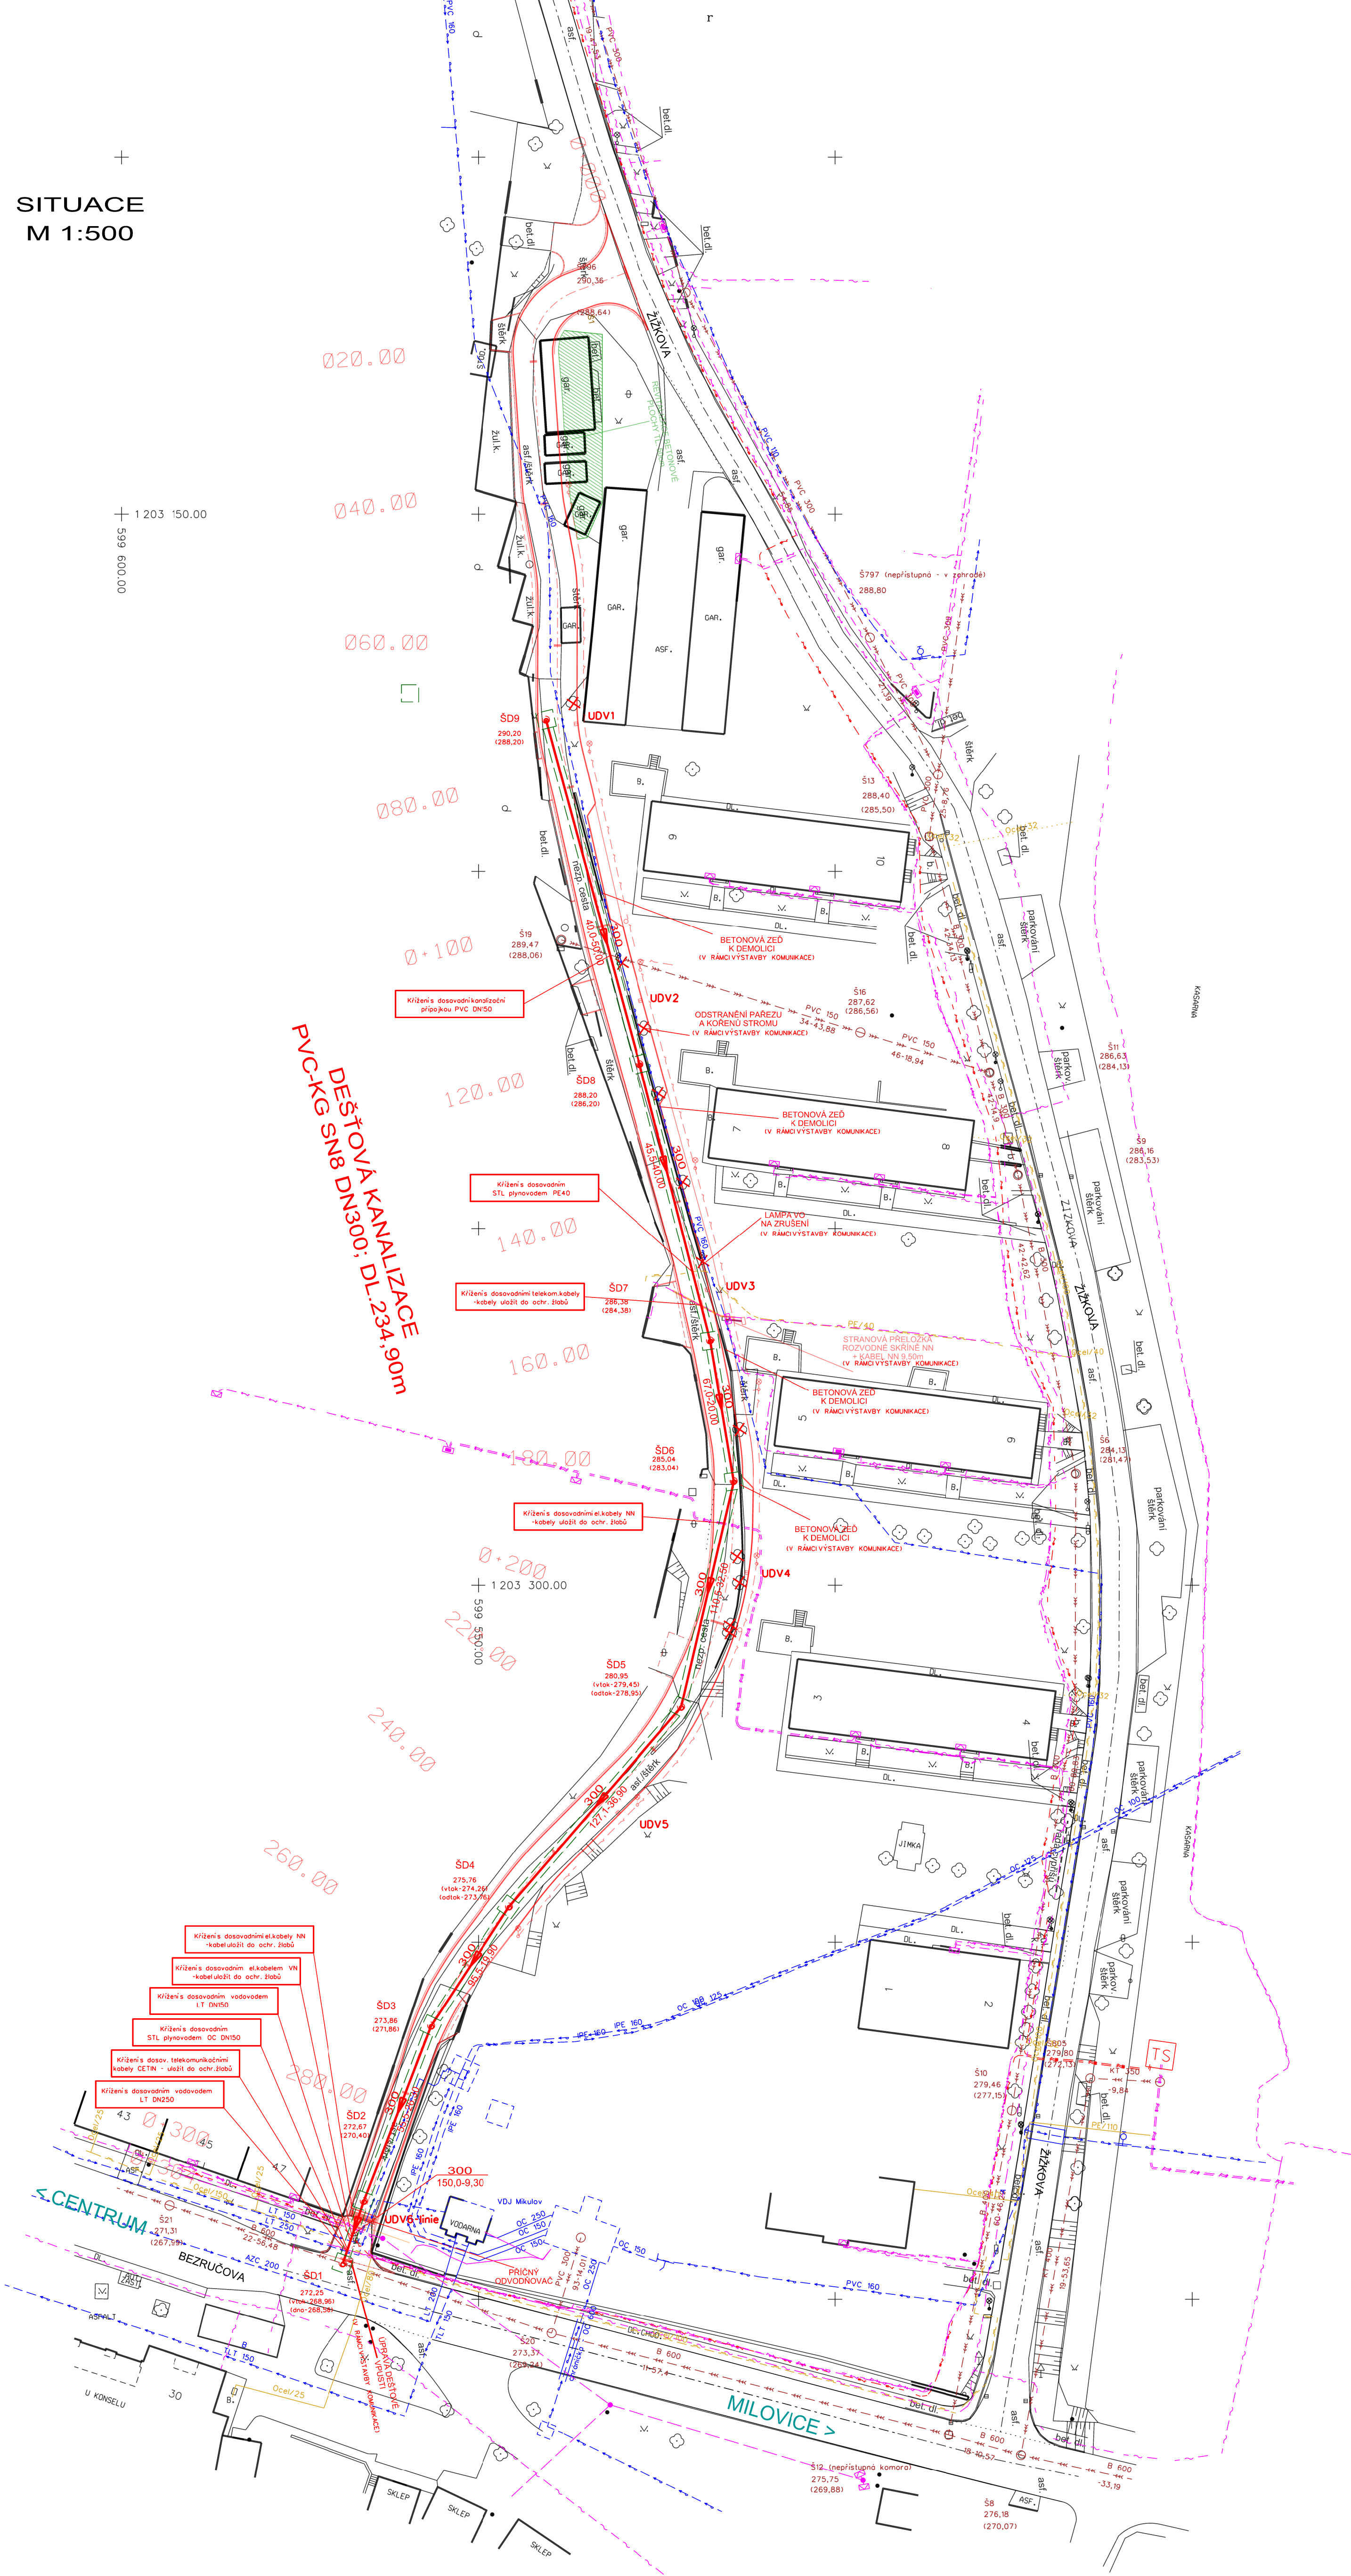

LEGENDA STÁVAJÍCÍCH INŽ. SÍTÍ:


- Kanalizace jednotná
- Vodovod-rozvodná síť
- Plynovod STL
- Telekomunikační vedení zemní
- Vedení NN nadzemní
- Vedení VN nadzemní
- Vedení NN zemní kabel
- Vedení VN zemní kabel

LEGENDA NAVRHOVANÝCH STAVEB:

- TRASA DEŠŤOVÉ KANALIZACE
- HRANY VÝKOPŮ

PROFIL
SKLON/DĚLKA

POZNÁMKA:
ZÁKRESY PODZEMNÍCH INŽENÝRSKÝCH ZAŘÍZENÍ NESLOUŽÍ JAKO VYTÝČOVACÍ VÝKRES.
PŘED ZAHÁJENÍM STAVEBNÍCH PRACÍ MUSÍ INVESTITOR ZAJISTIT JEJICH VYTÝČENÍ SPRÁVCEM
SÍTÍ A JEJICH OZNAČENÍ NA MÍSTĚ DLE PLATNÝCH PŘEDPISŮ.
DOKUMENTACE JE ZPRACOVÁVANA VE STUPNI PRO STAVEBNÍ ŘÍZENÍ. NENÍ URČENA PRO REALIZACI
STAVBY.

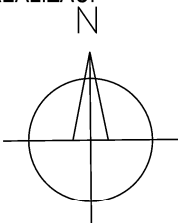

Zodp. projektant: Jiří Třináčty, DiS.		Vypracoval: Jiří Třináčty, DiS.	Výškový systém: Bpv	
Obec: Mikulov		Katastr. území: Mikulov na Moravě	Datum: VI/2018	Jiří Třináčty, DiS. PROJEKCE INŽENÝRSKÝCH SÍTÍ Veseláňská 1, 690 02 BRČLAV tel: 511 12 760, e-mail: otd@mymbo.cz
Investor: Město Mikulov, Náměstí 1, 692 20 Mikulov			Číslo zakázky:	
AKCE: Mikulov - propojka ulic Bezručova a Žižkova, dešťová kanalizace			Formát: 10 x A4	
OBSAH: SITUACE			Stupeň: DSP	
			Měřítko: 1 : 500	Část: D
			Číslo přílohy: 2	